

ANTEPROYECTO

AMPLIACIÓN Y ADECUACIÓN
EDIFICIO DEPENDENCIA
ANTIABIEGATO

UBICACIÓN

EMBOSCADA

ORIENTACIÓN

PROPIETARIOS

POLICIA NACIONAL

PROFESIONAL

ARQ EDGAR IRALA

PLANOS




PLANTA GENERAL, CORTES, FACHADAS

ESCALA:

1/100

LAMINA:

A-01

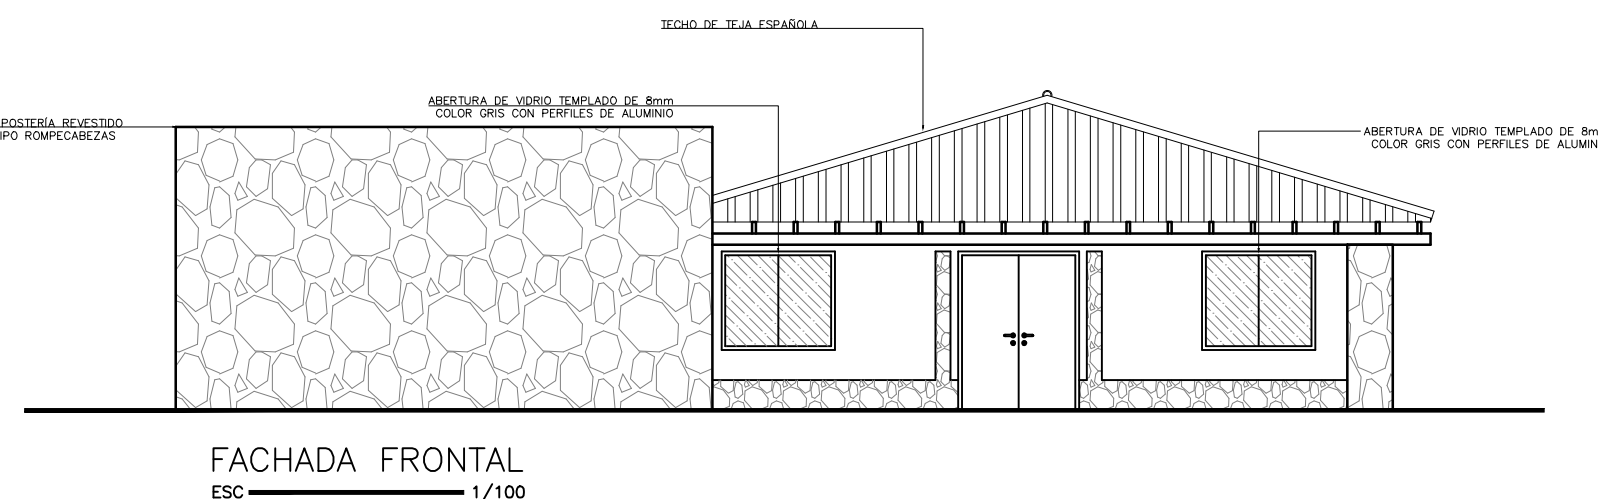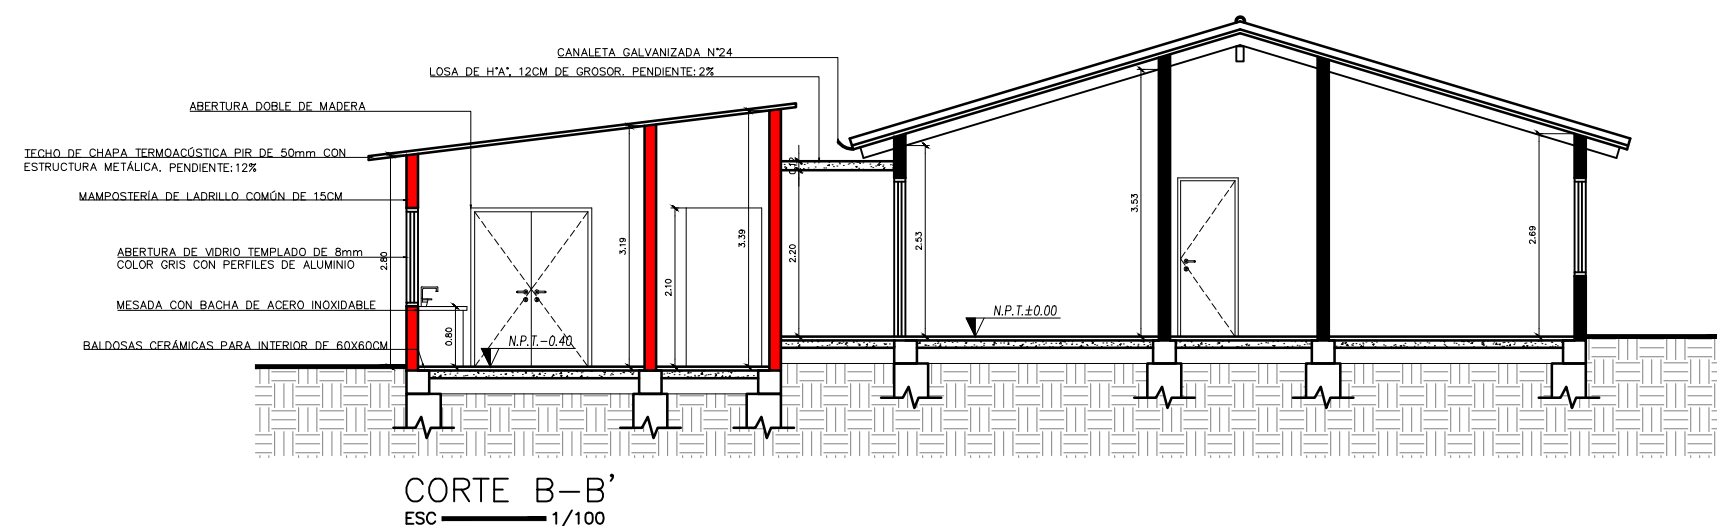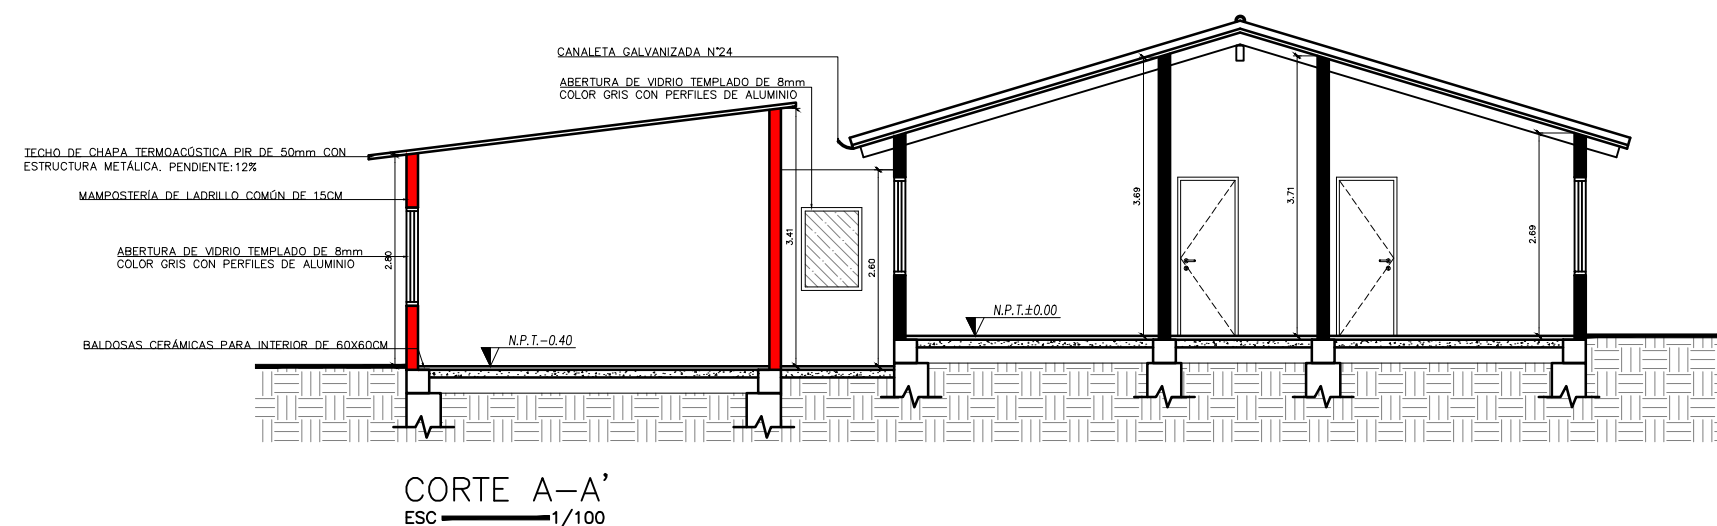

ANTEPROYECTO

AMPLIACIÓN Y ADECUACIÓN
EDIFICIO DEPENDENCIA
ANTIABIEGATO

UBICACIÓN

EMBOSCADA

ORIENTACIÓN

PROPIETARIOS

POLICIA NACIONAL

PROFESIONAL

ARQ EDGAR IRALA


PLANOS
PLANTAS TÉCNICAS

ESCALA:

1/100


LAMINA:

A-02

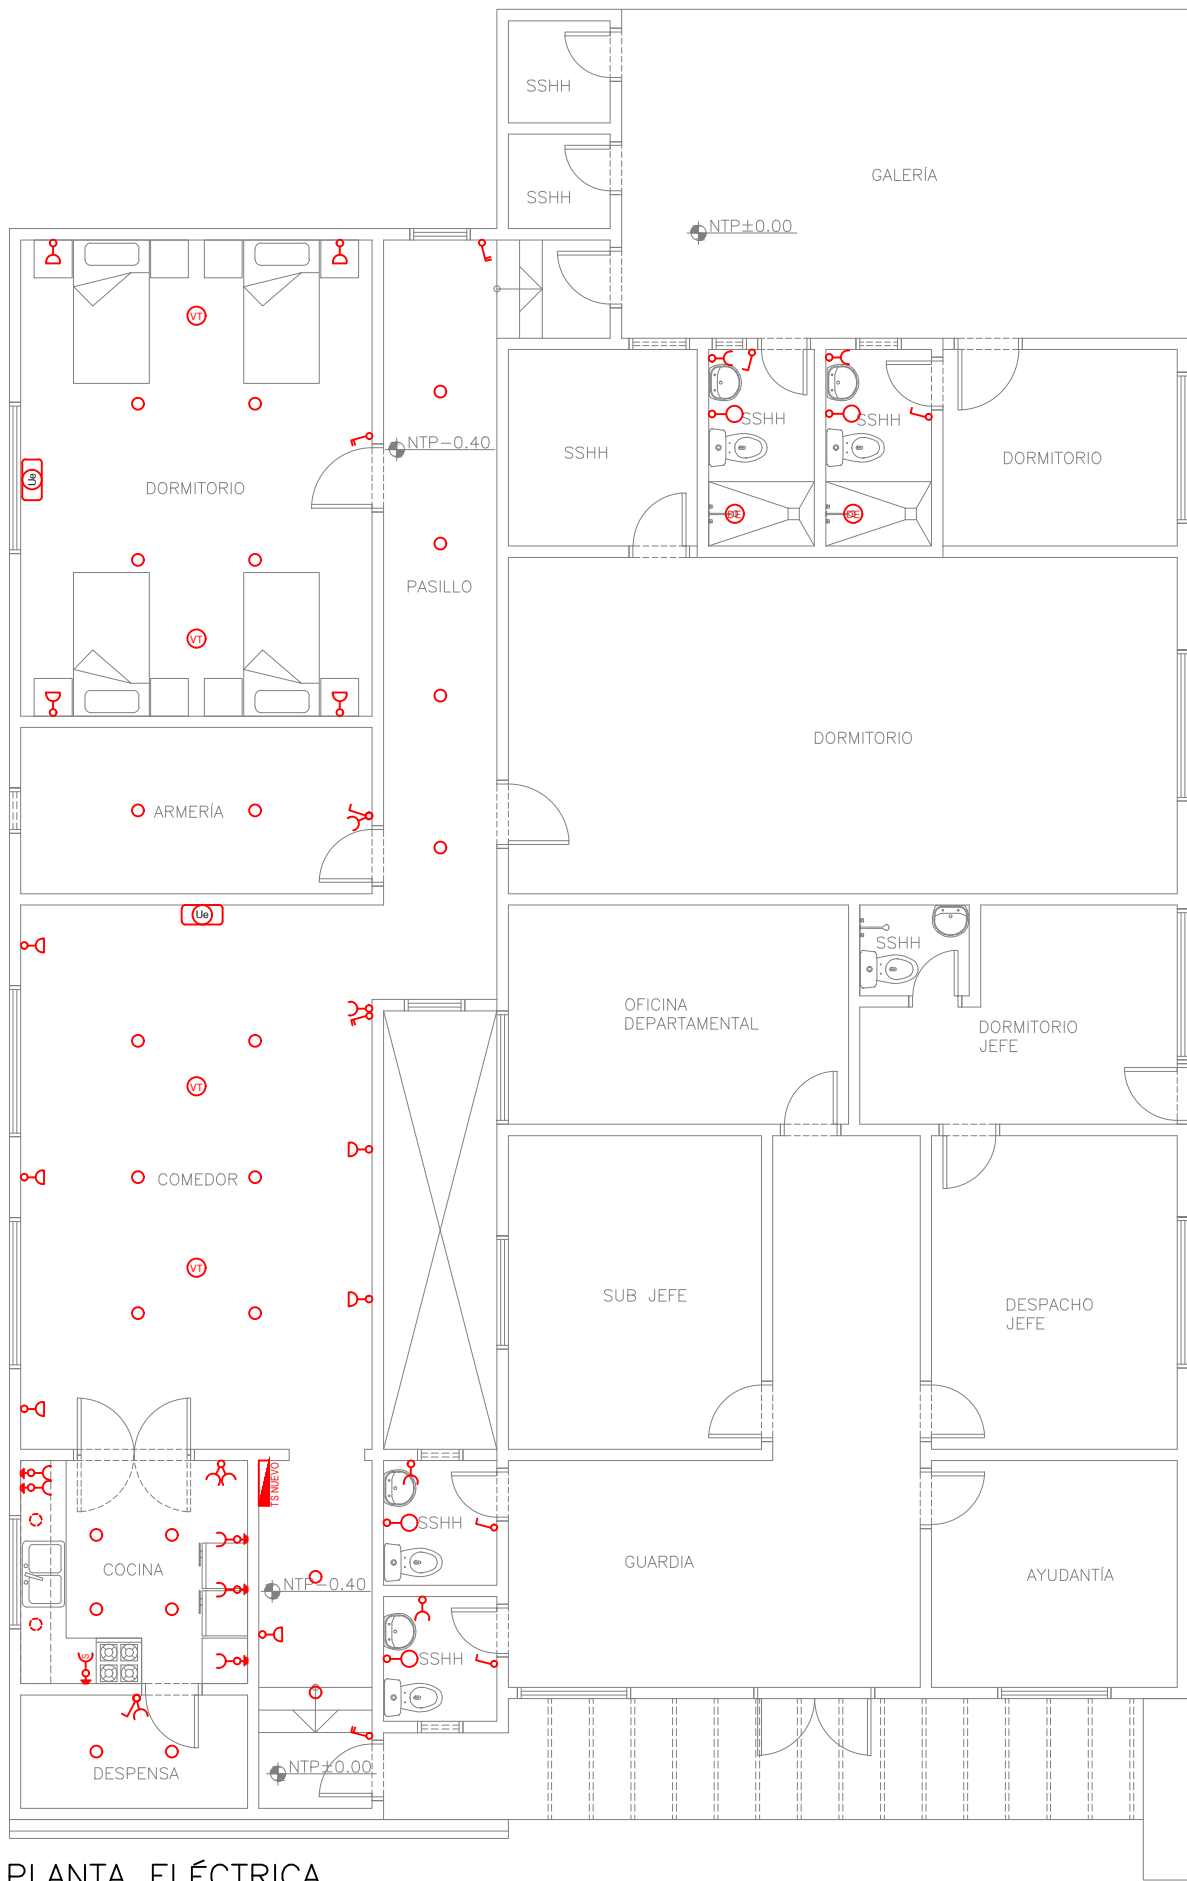

PLANTA ELÉCTRICA
ESC 1/100

SIMBOLOGIA	
	Artefacto de adosar al techo con 1 lámpara LED.
	Artefacto de adosar a la pared con 1 lámpara LED.
	Toma corriente monofásica de baja altura.
	Toma corriente monofásica de media altura.
	Toma corriente monofásica de media altura con conexión a tierra.
	Llave de un punto y una toma corriente de media altura.
	Llave de dos puntos.
	Unidad evaporadora (A.A. split).
	Unidad compresora (A.A. split).
	Tablero general.
	Tablero seccional.
	Ventilador de Techo

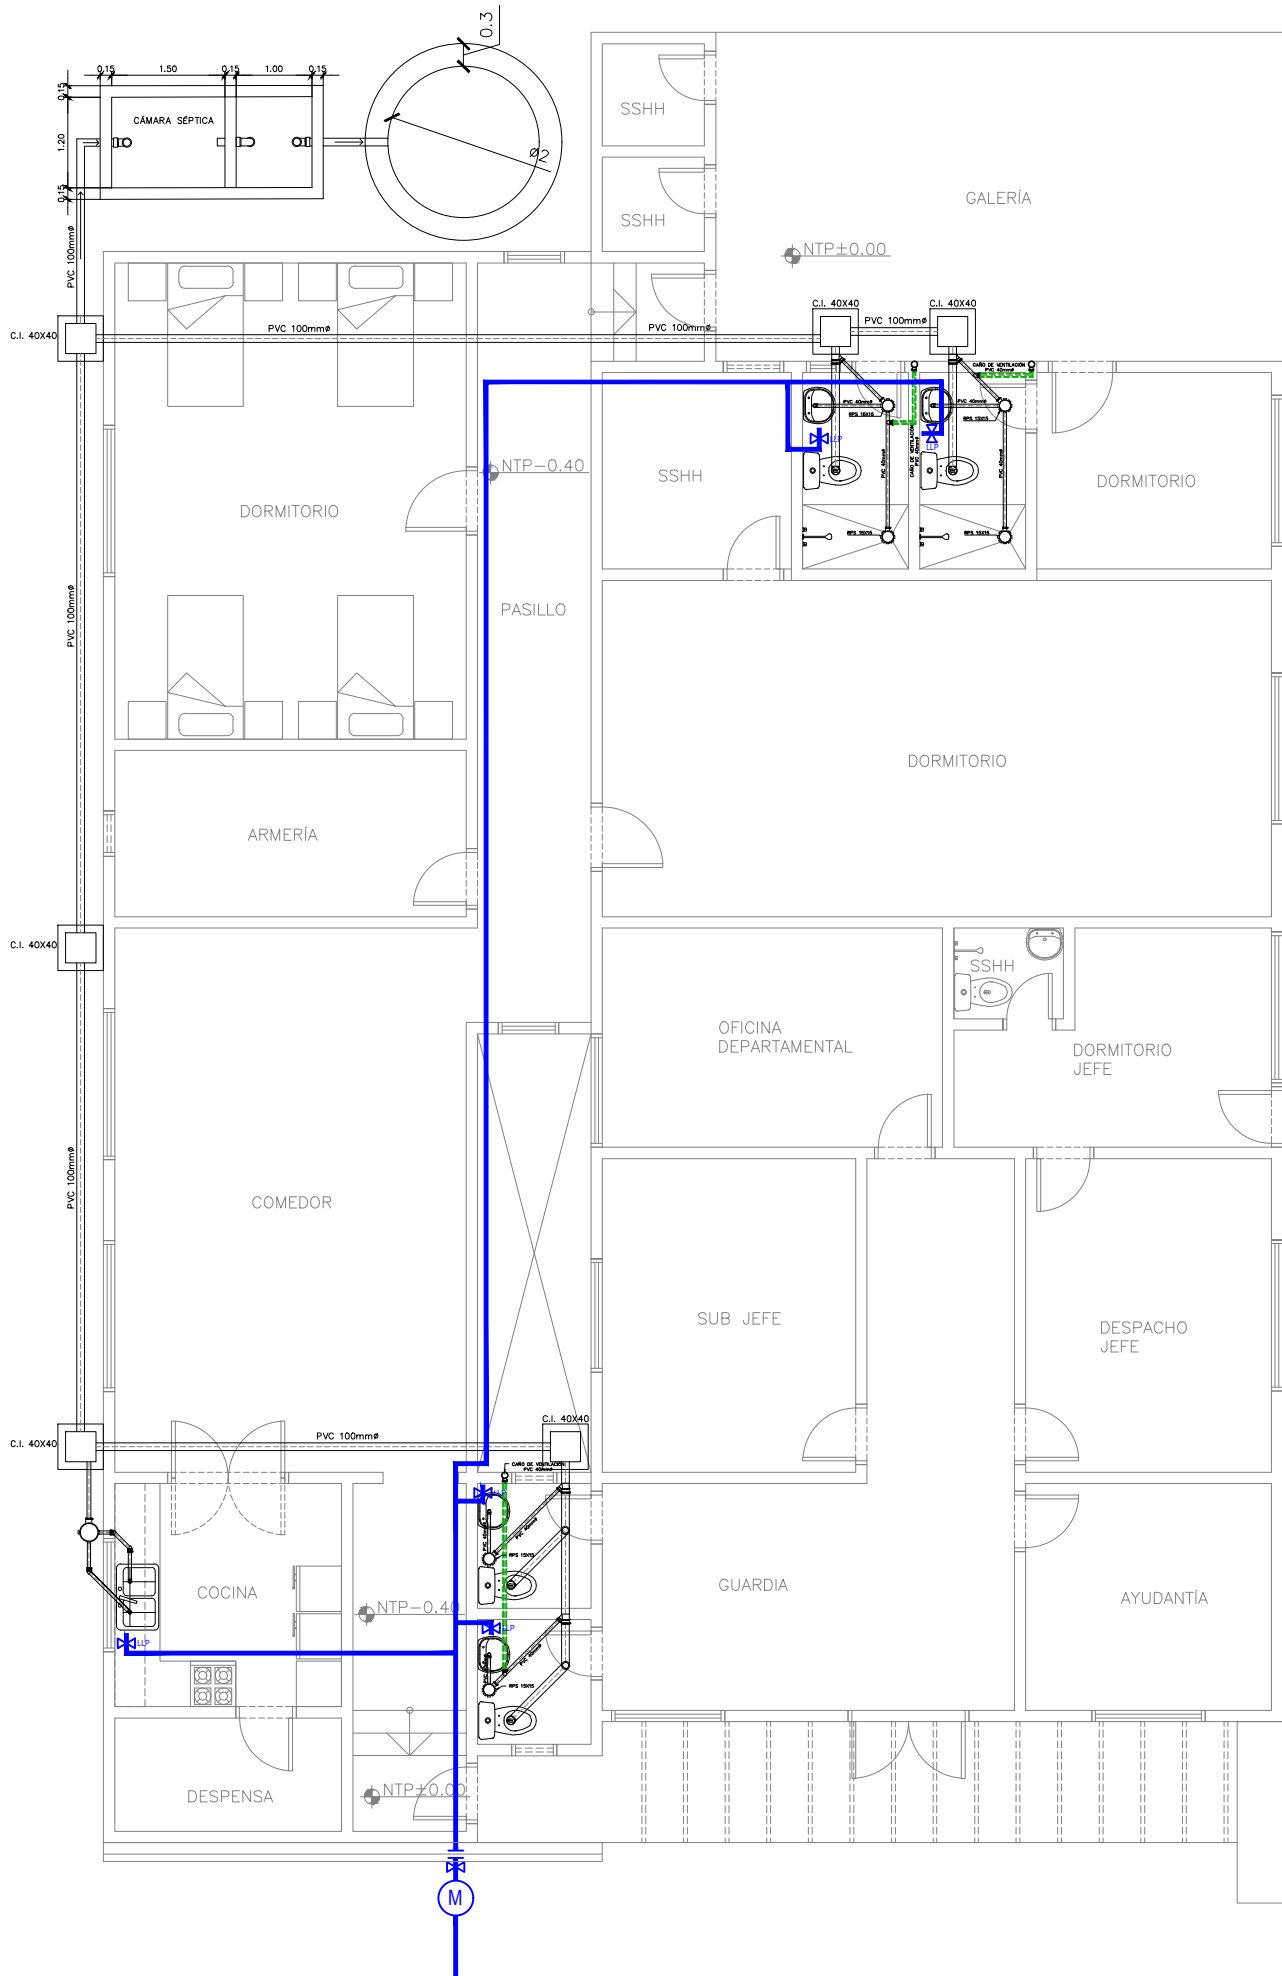

PLANTA HIDROSANITARIA
ESC 1/100

ANTEPROYECTO

AMPLIACIÓN Y ADECUACIÓN
EDILICIA DEPENDENCIA
ANTIABIEGATO

UBICACIÓN

EMBOSCADA

ORIENTACIÓN

PROPIETARIOS

POLICIA NACIONAL

PROFESIONAL

ARQ EDGAR IRALA

PLANOS


PLANTA DE TECHO, PLANTA DE PISOS

ESCALA:


1/100

LAMINA:

A-03

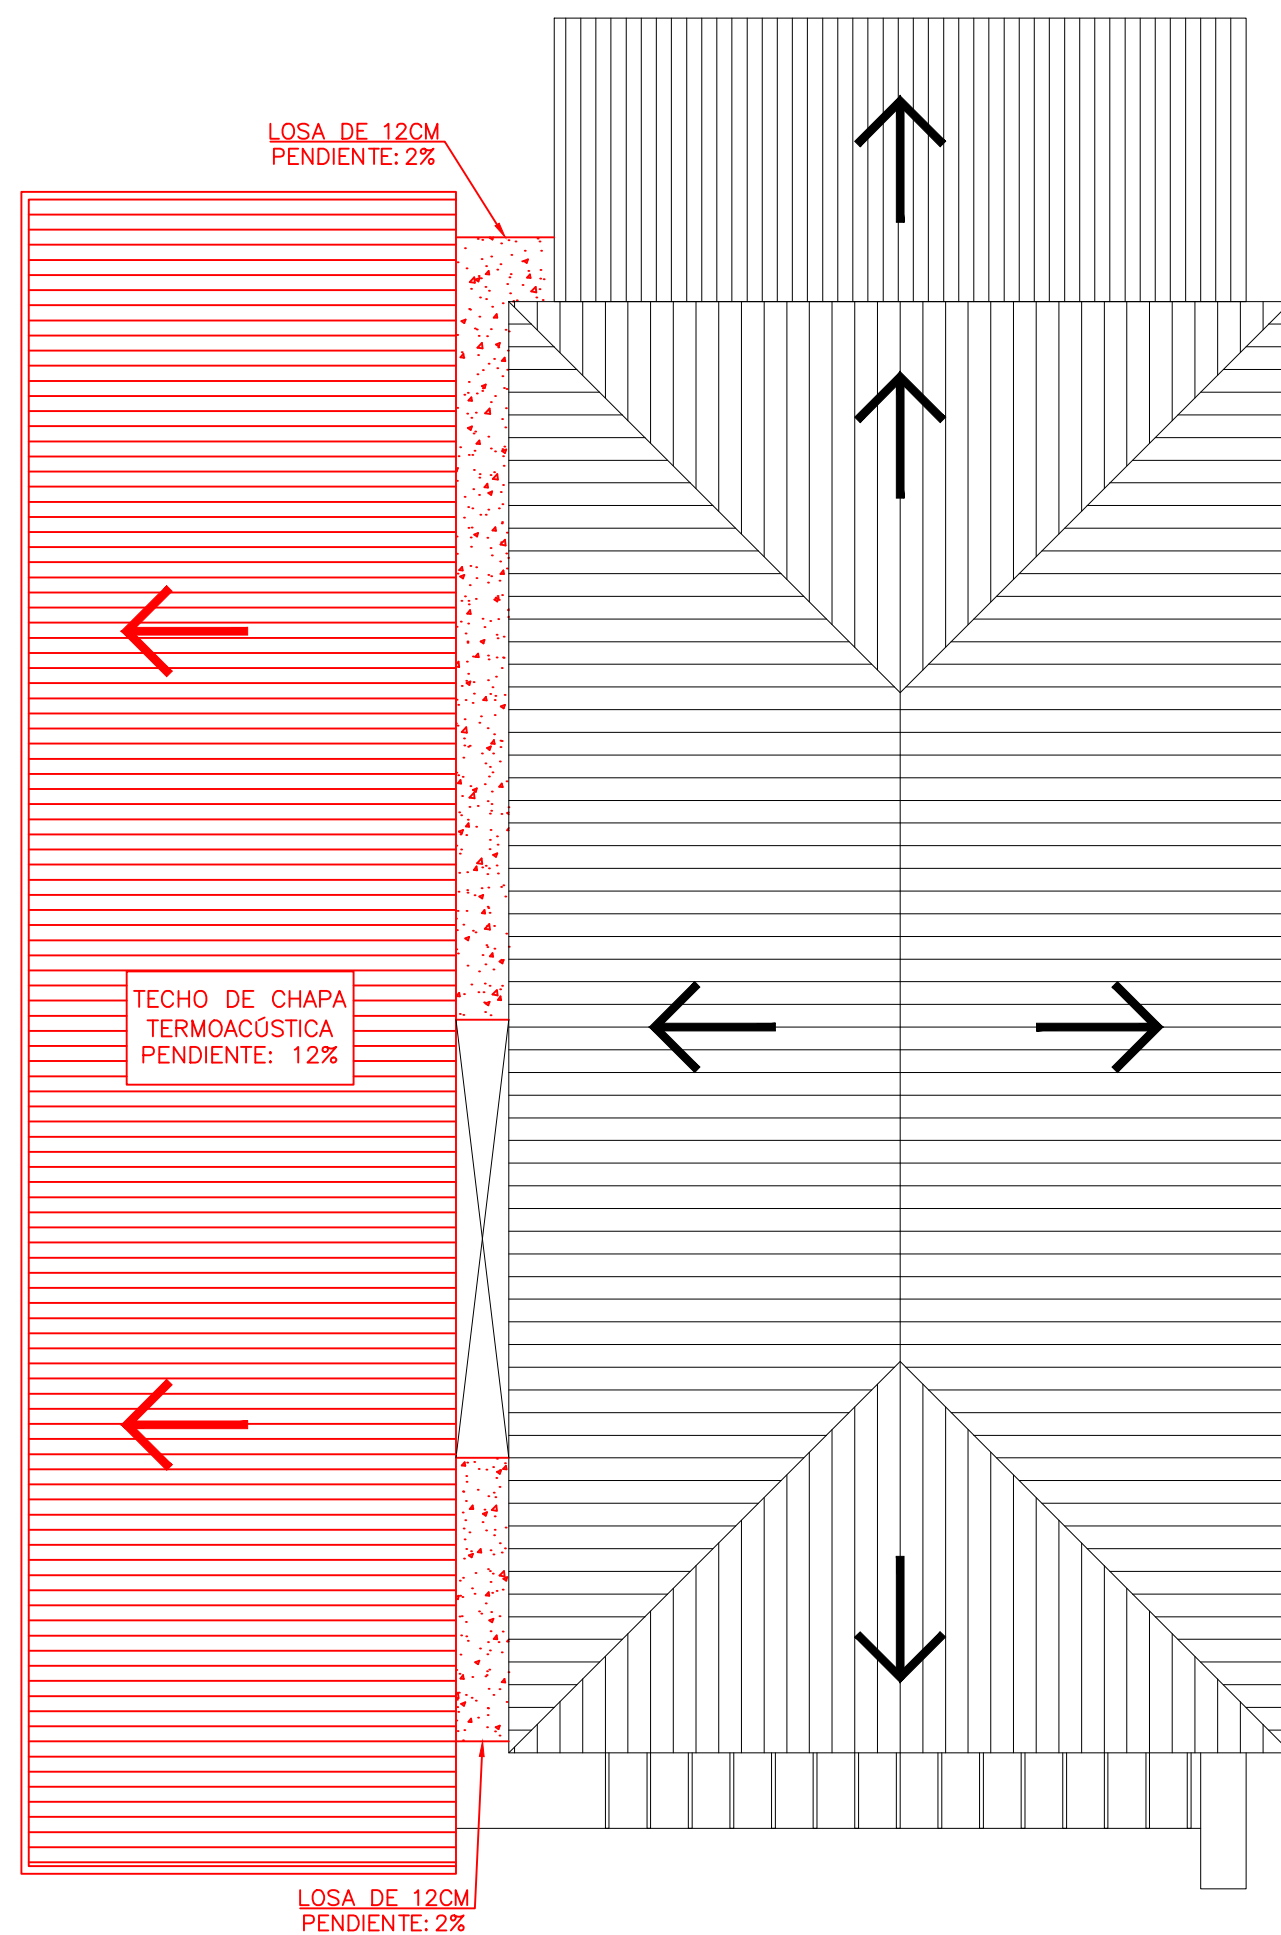

PLANTA DE TECHO
ESC 1/100

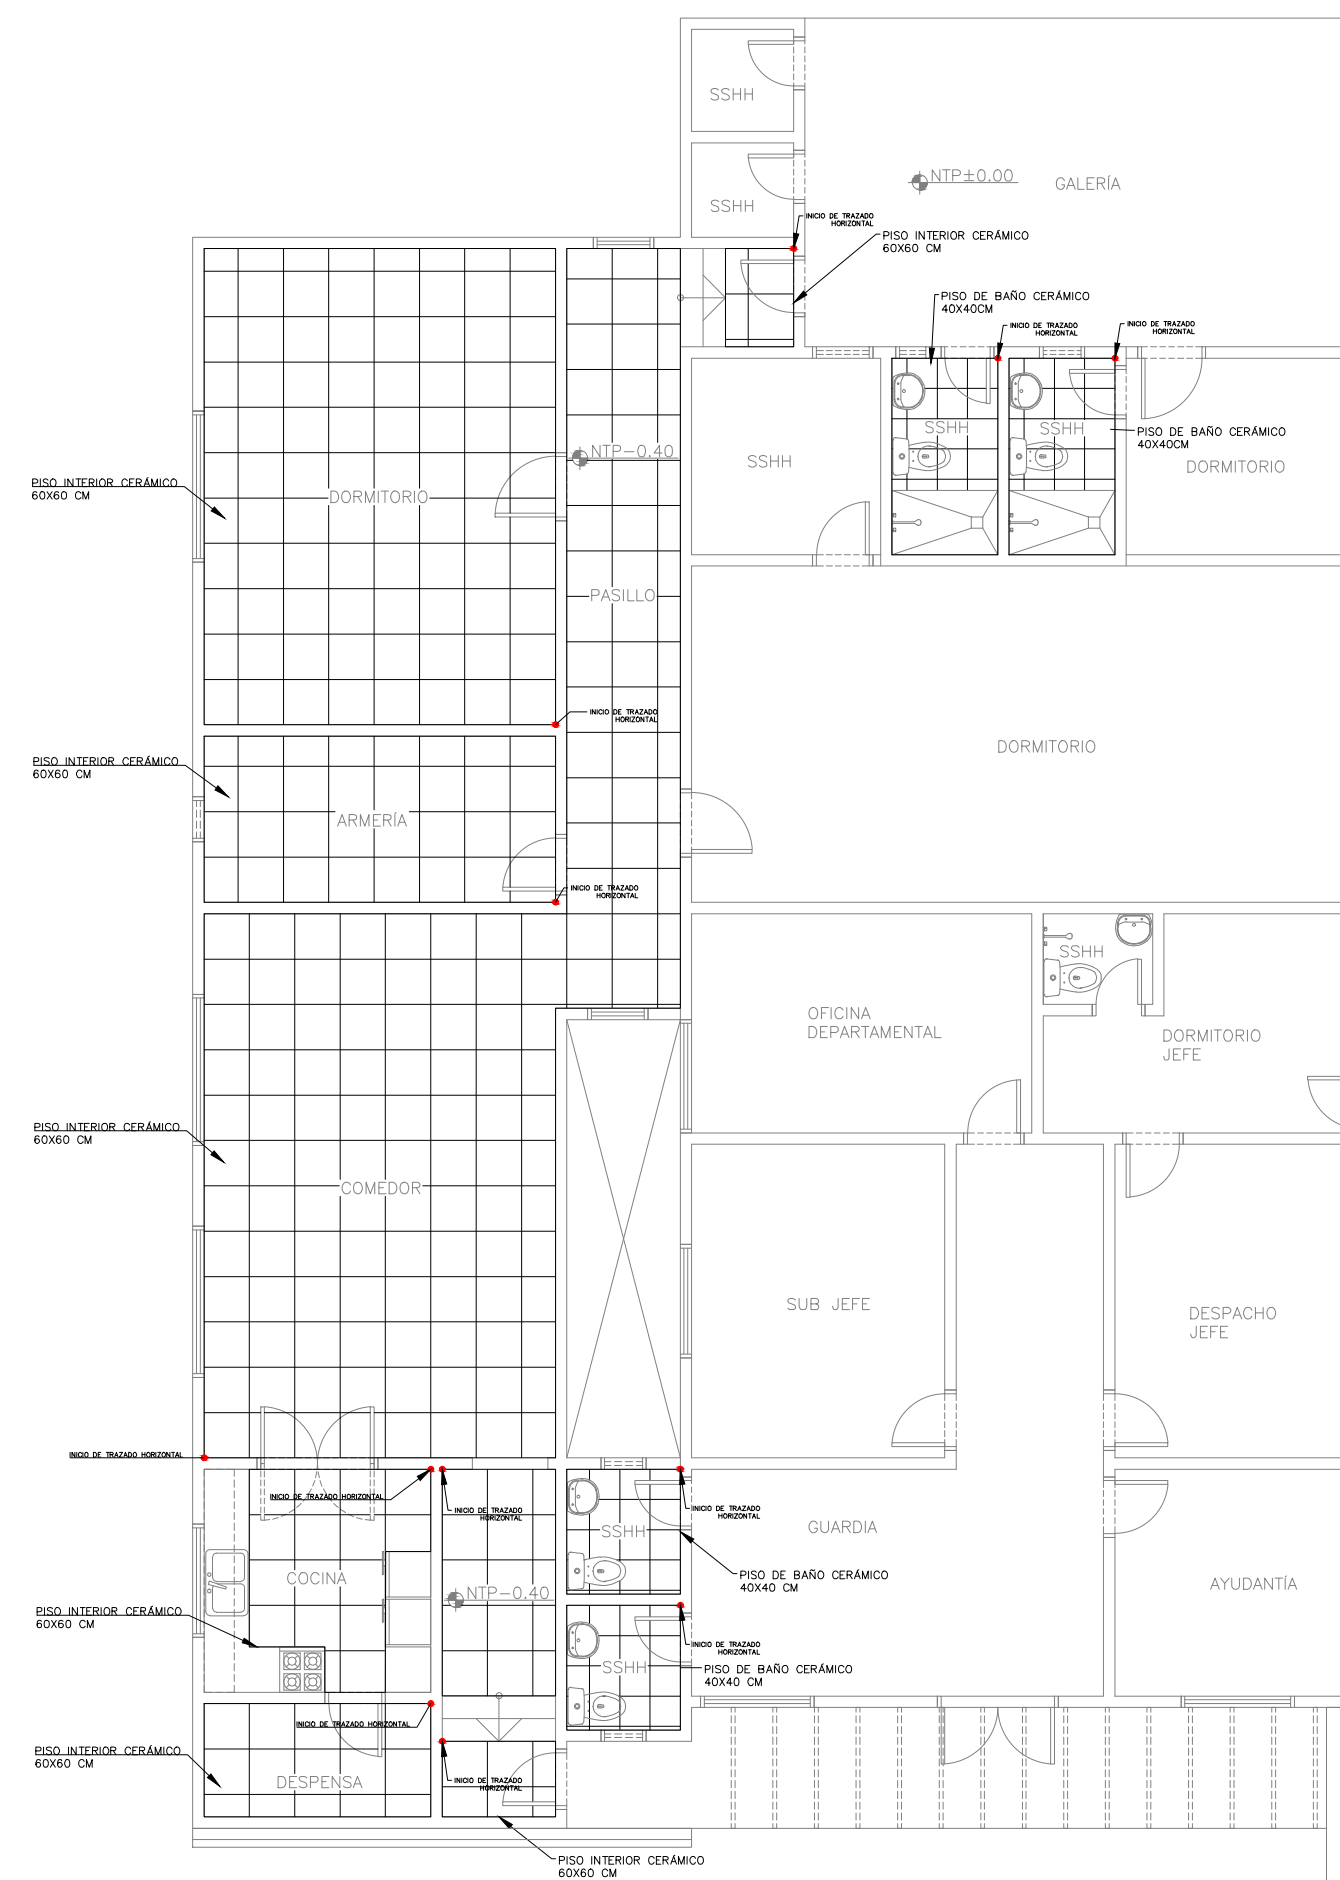

PLANTA DE PISOS
ESC 1/100

ANTEPROYECTO

AMPLIACIÓN Y ADECUACIÓN
EDILICIA DEPENDENCIA
ANTIABIEGATO

UBICACIÓN

EMBOSCADA

ORIENTACIÓN

PROPIETARIOS

POLICIA NACIONAL

PROFESIONAL

ARQ EDGAR IRALA

PLANOS


PLANTA DE FUNDACIÓN, DESAGÜE PLUVIAL

ESCALA:


1/100

LAMINA:

A-04



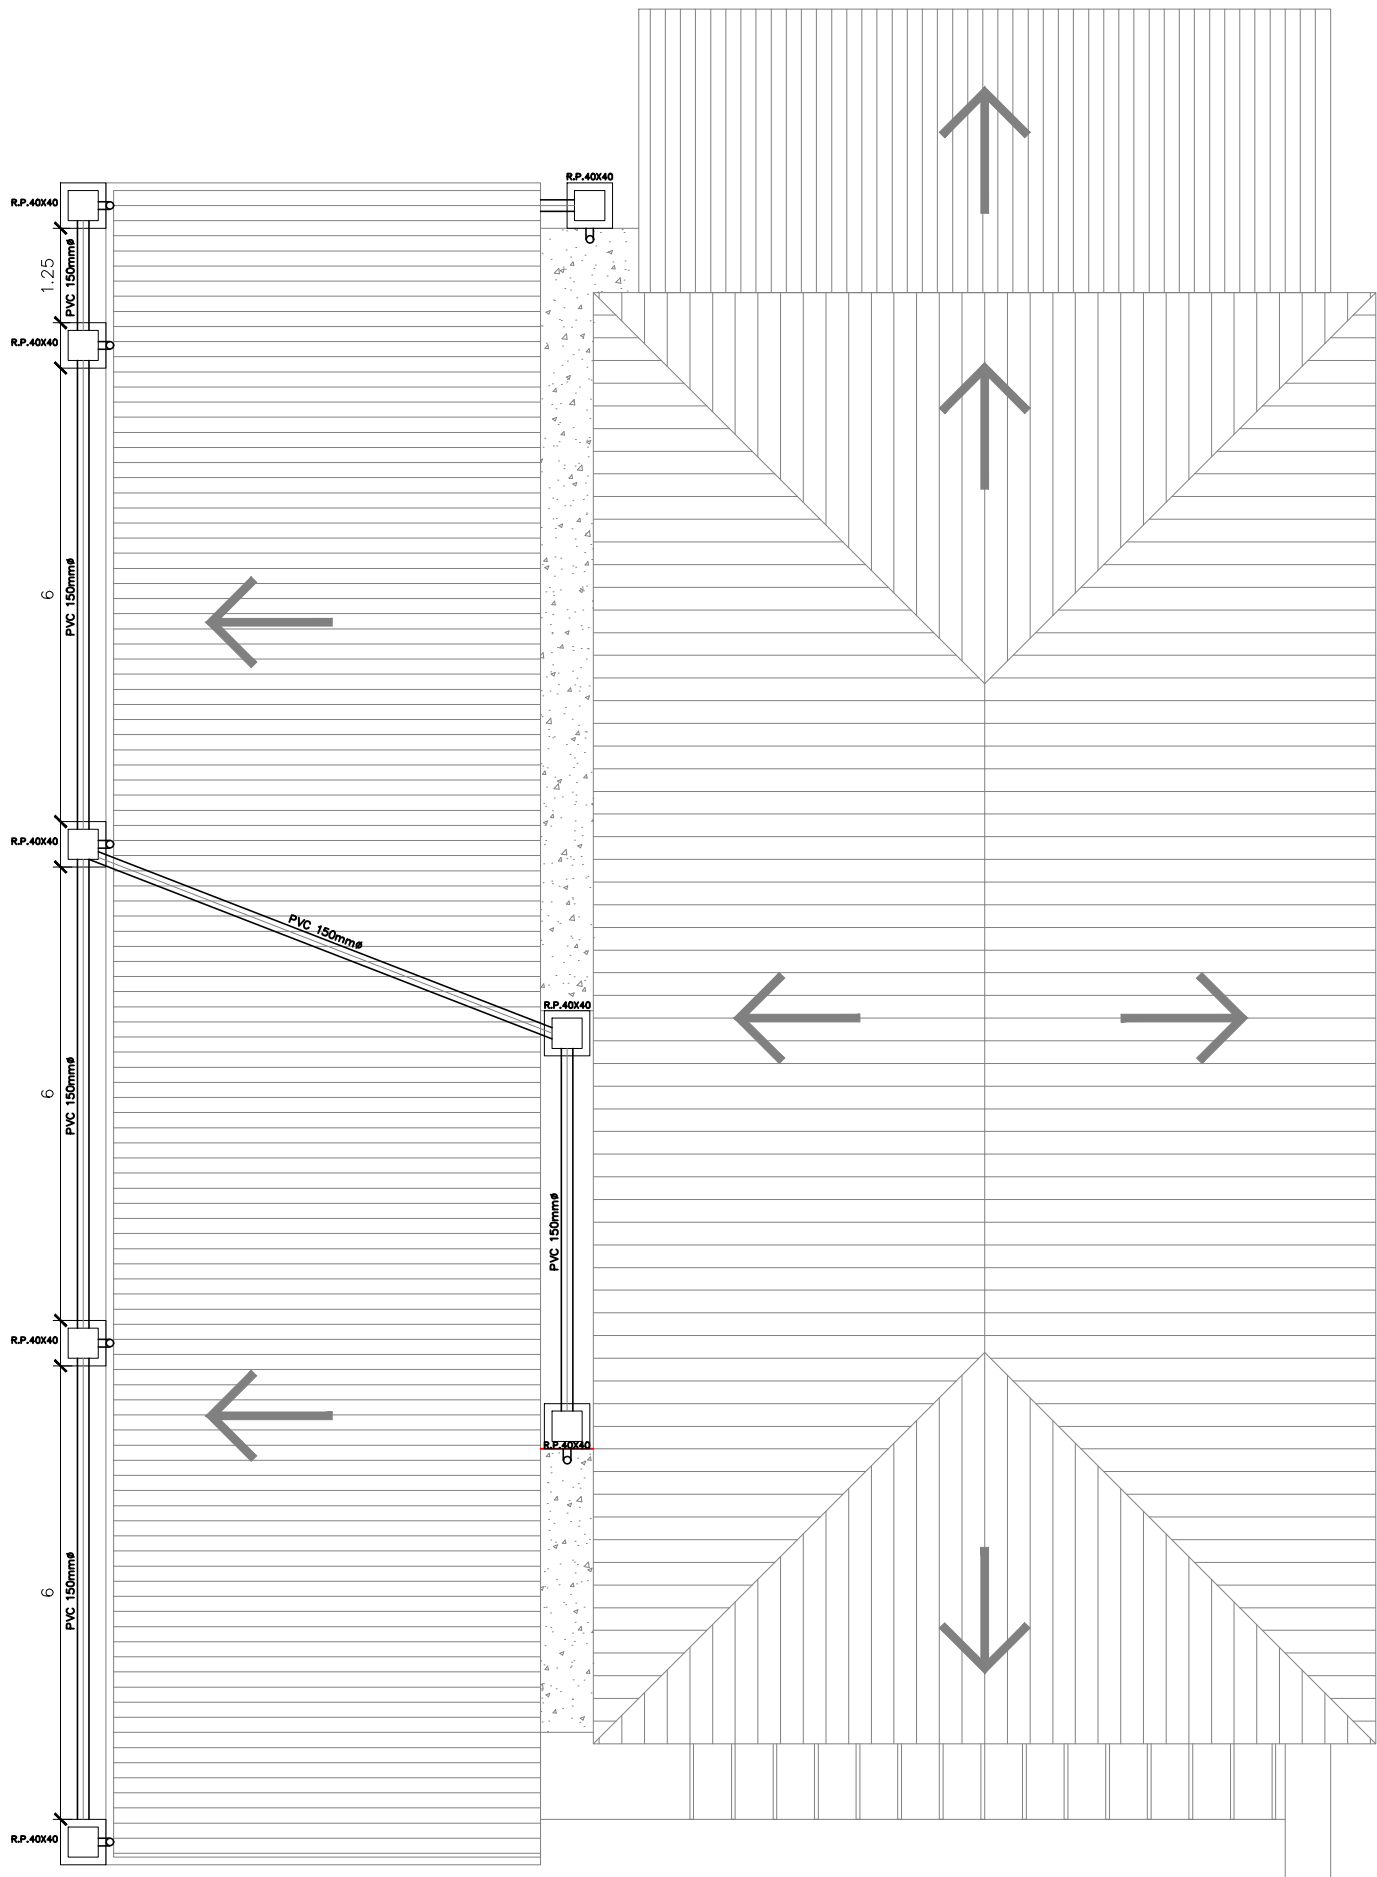


PLANTA DE DESAGÜE PLUVIAL
ESC 1/100



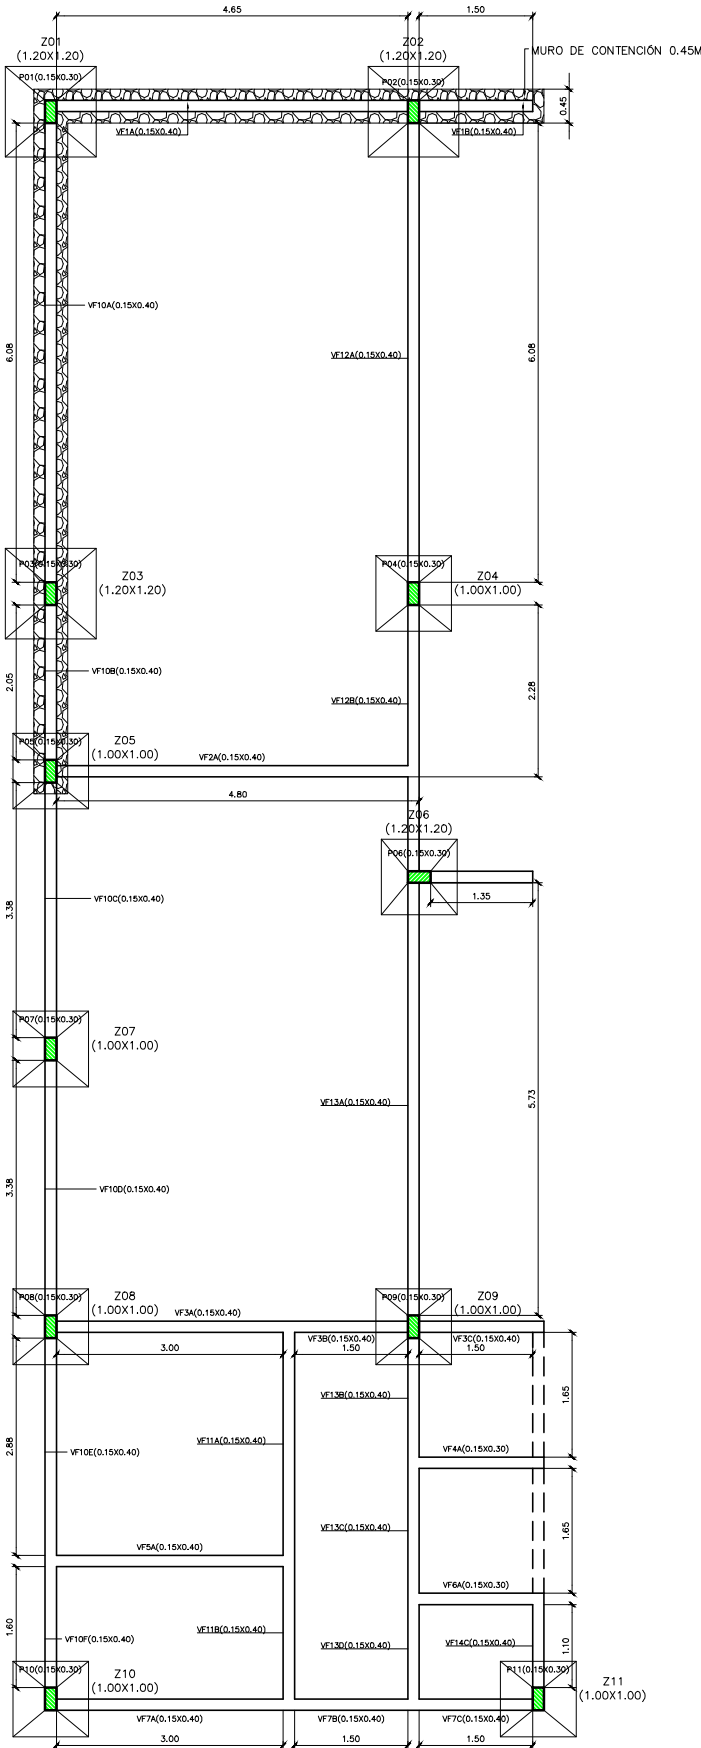


PLANTA DE FUNDACIÓN
ESC 1/100

DETALLES DE BAÑO 1

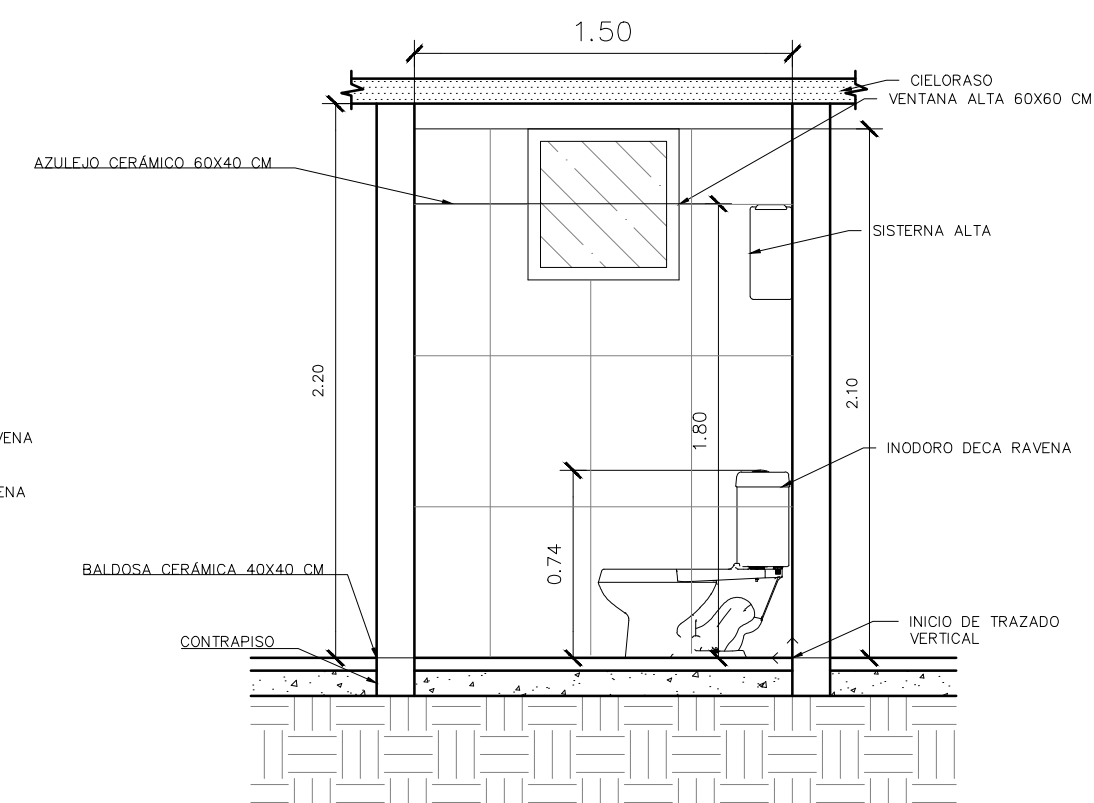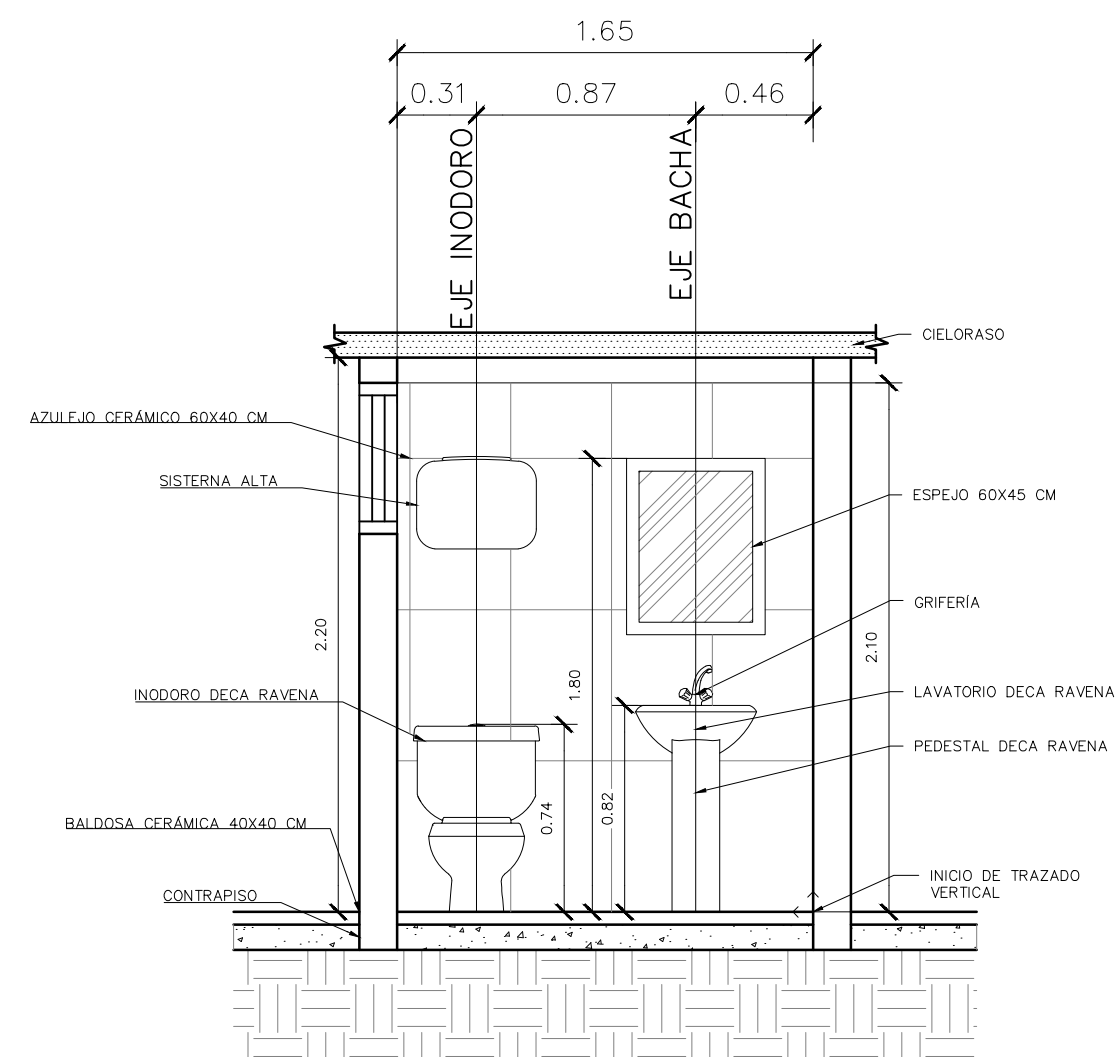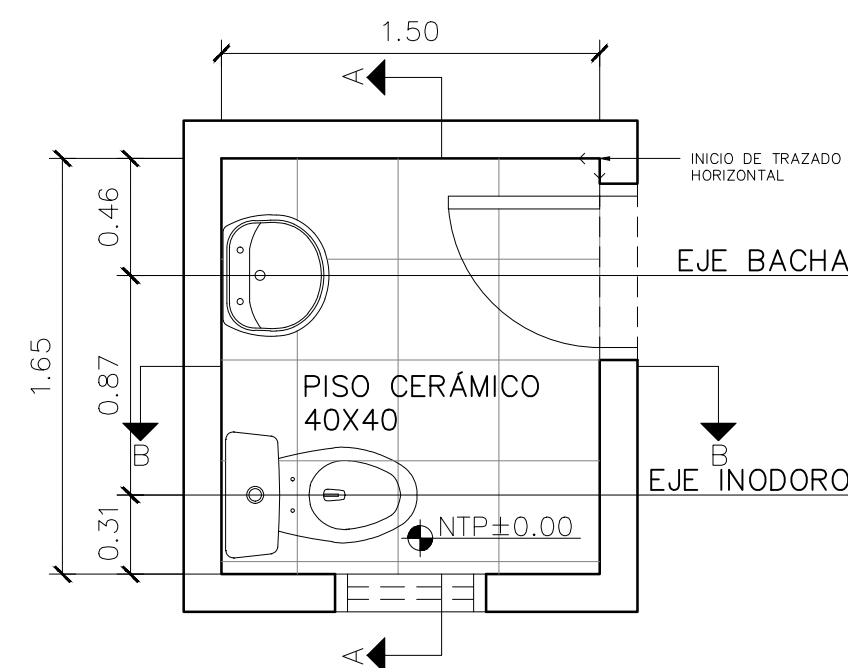

DETALLES DE BAÑO 2

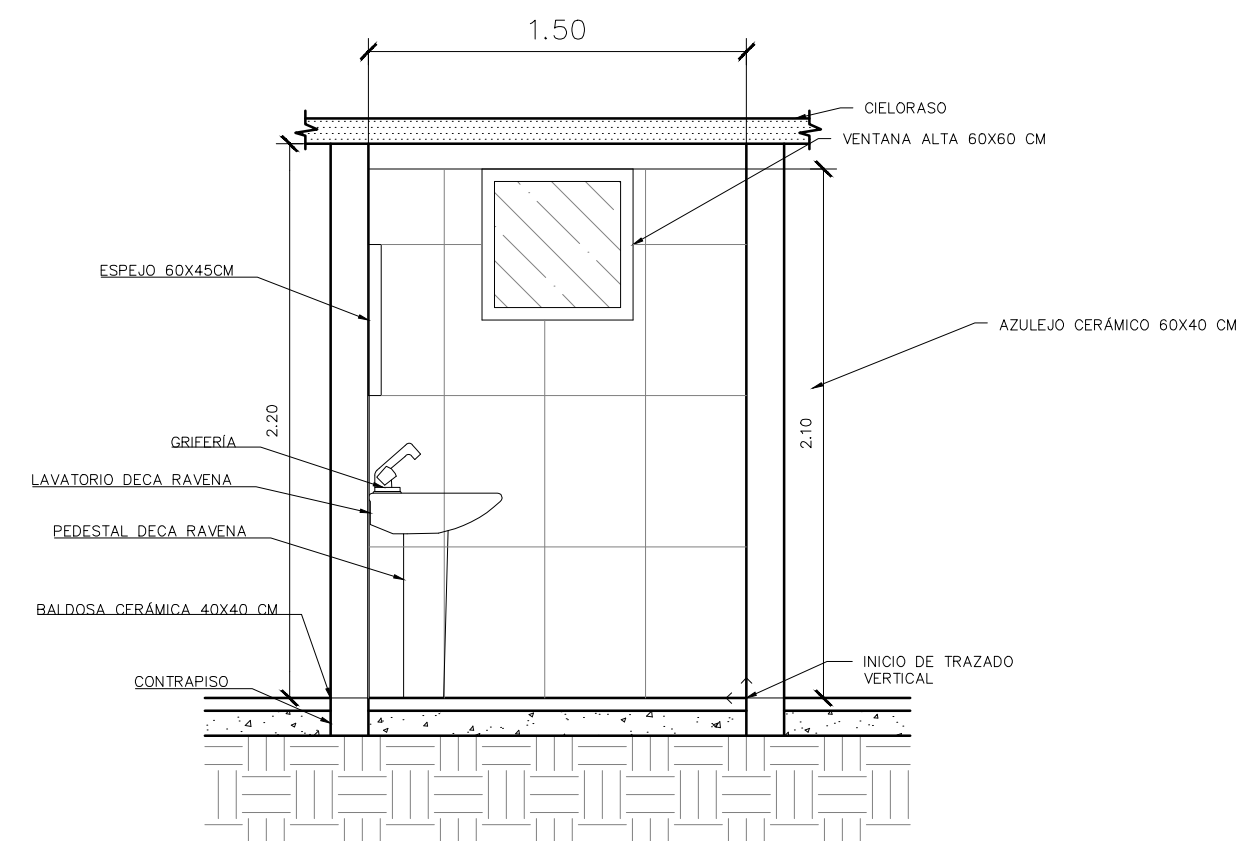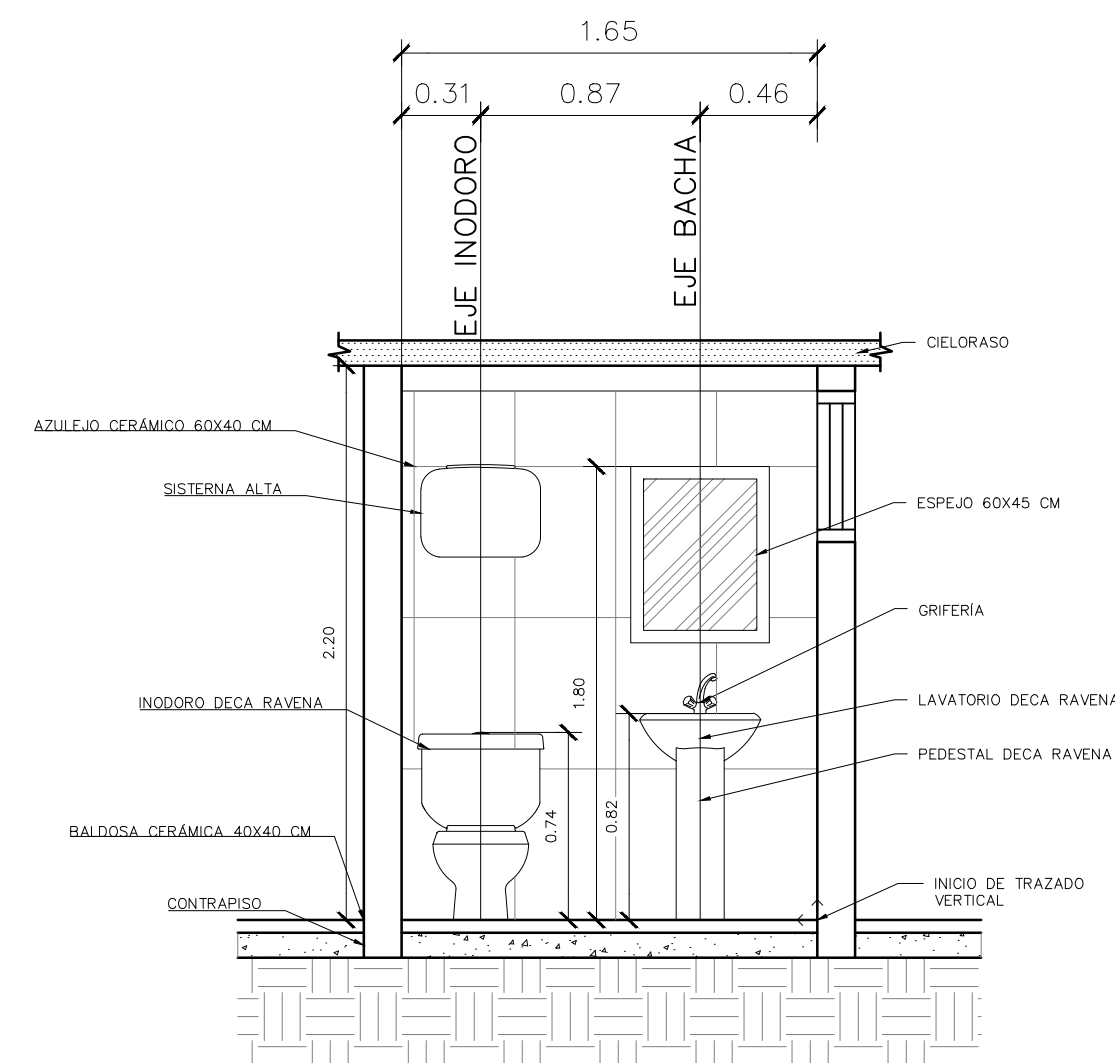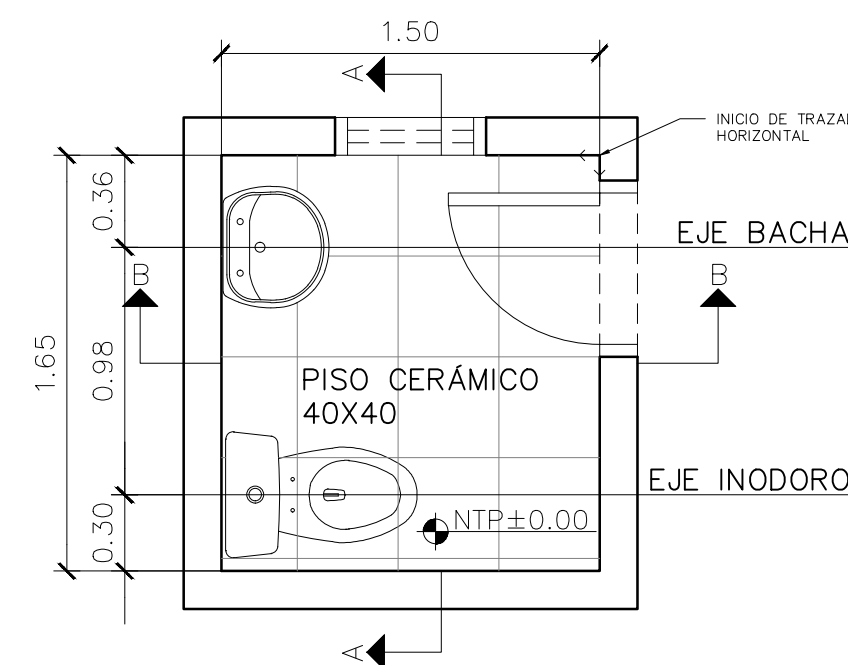

ANTEPROYECTO

AMPLIACIÓN Y ADECUACIÓN
EDILICIA DEPENDENCIA
ANTIABIEGEO

UBICACIÓN

EMBOSCADA

ORIENTACIÓN

PROPIETARIOS

POLICIA NACIONAL

PROFESIONAL

ARQ EDGAR IRALA

PLANOS

DETALLES DE BAÑO




ESCALA:

1/30




LAMINA:

A-05

DETALLES DE BAÑO 3

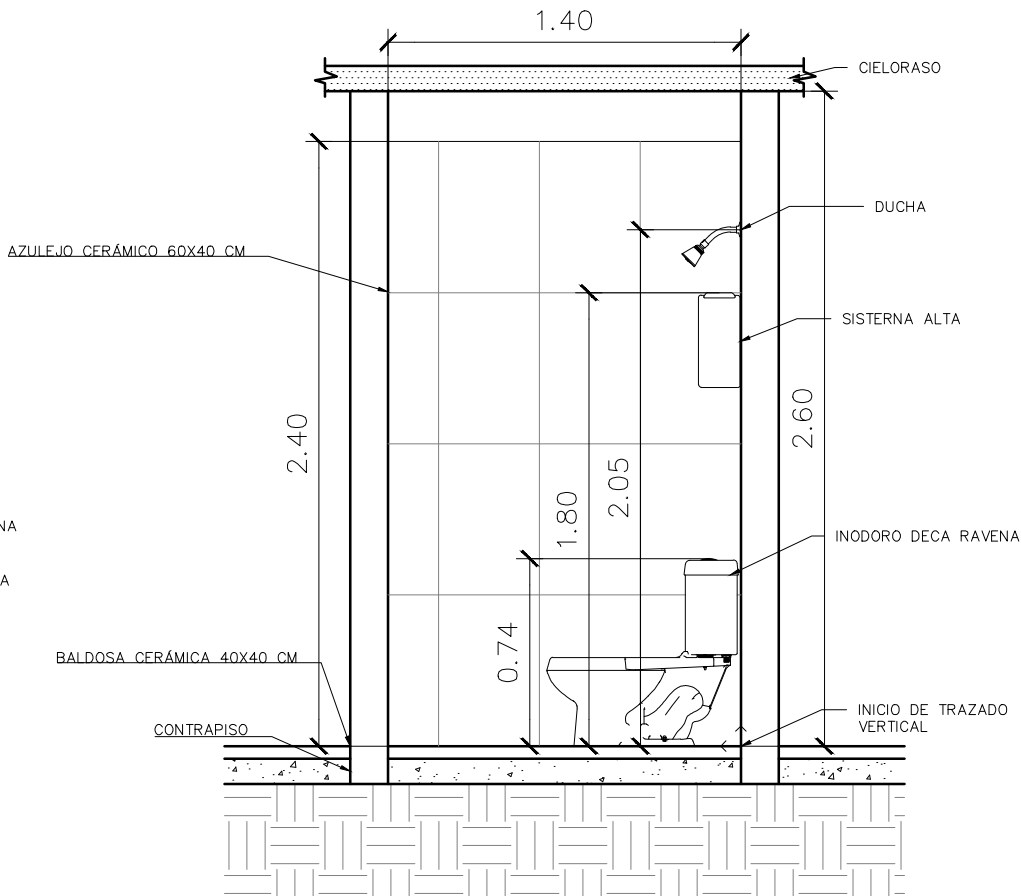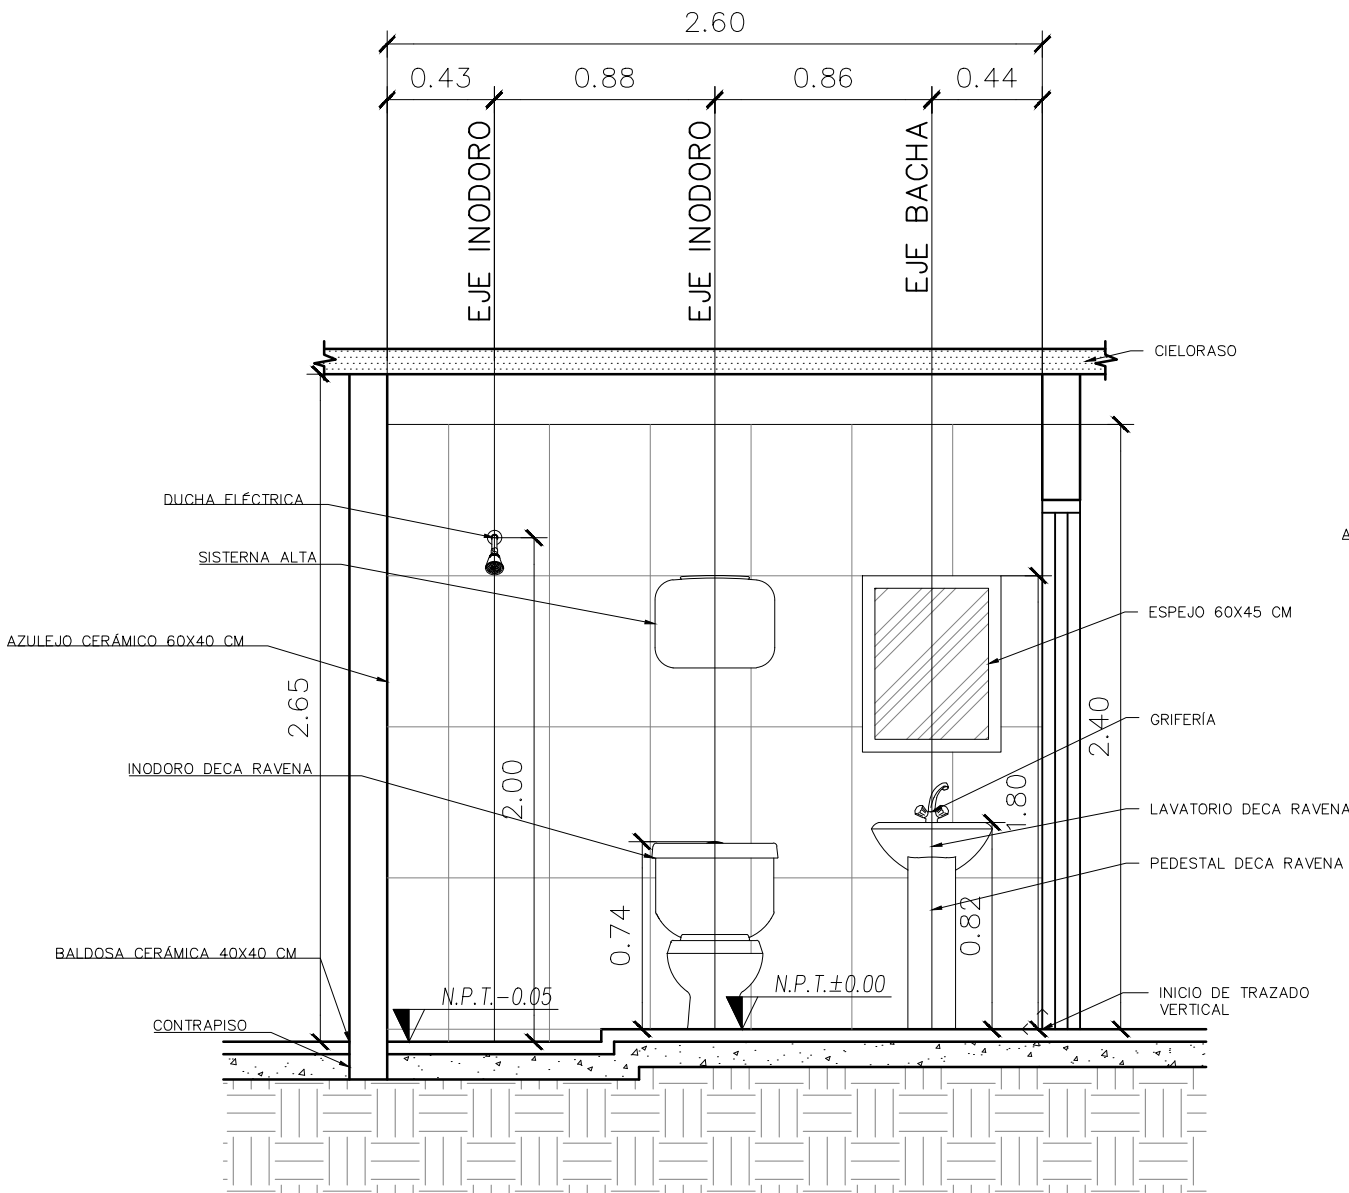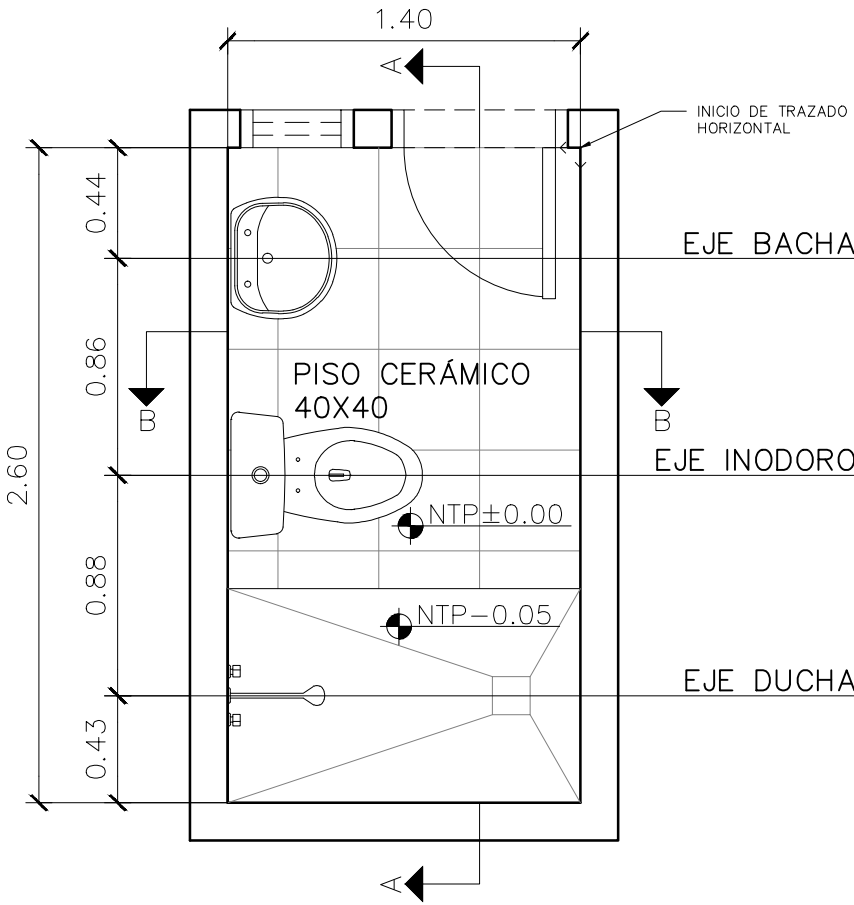

DETALLES DE BAÑO 4

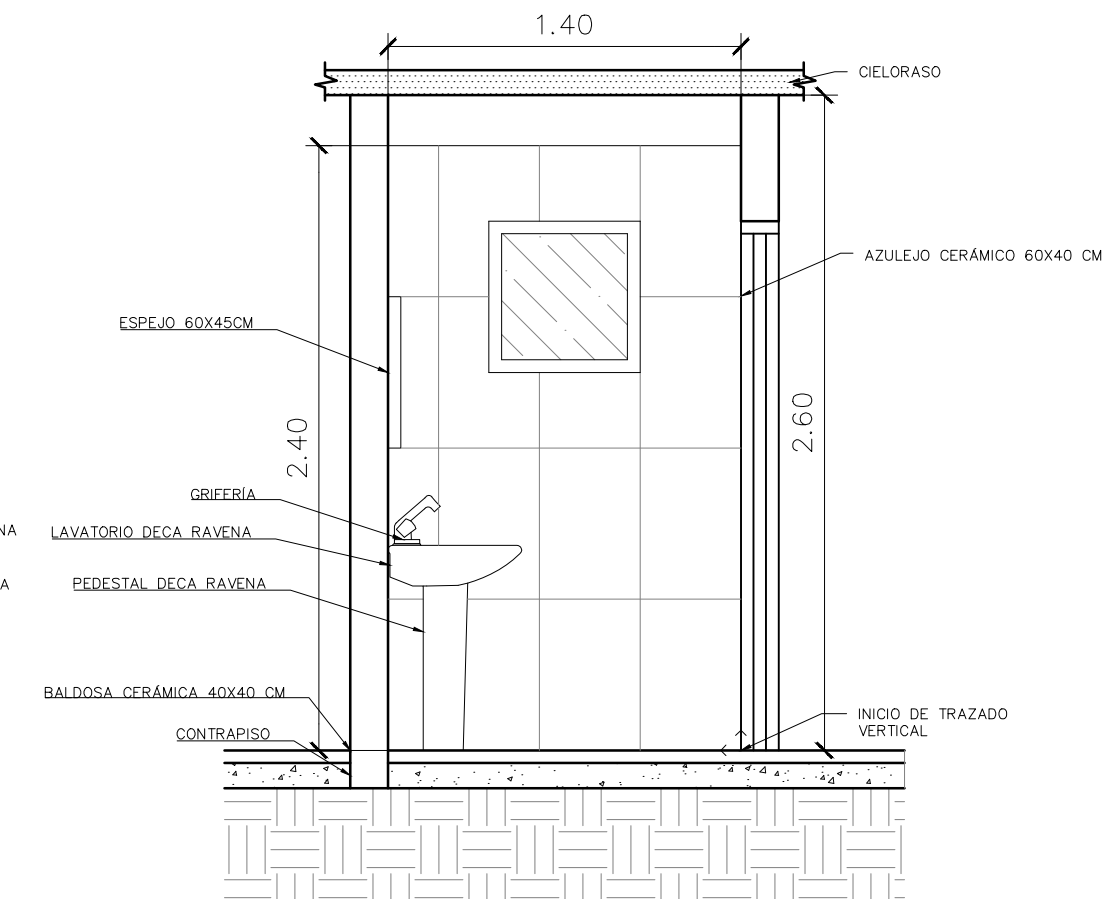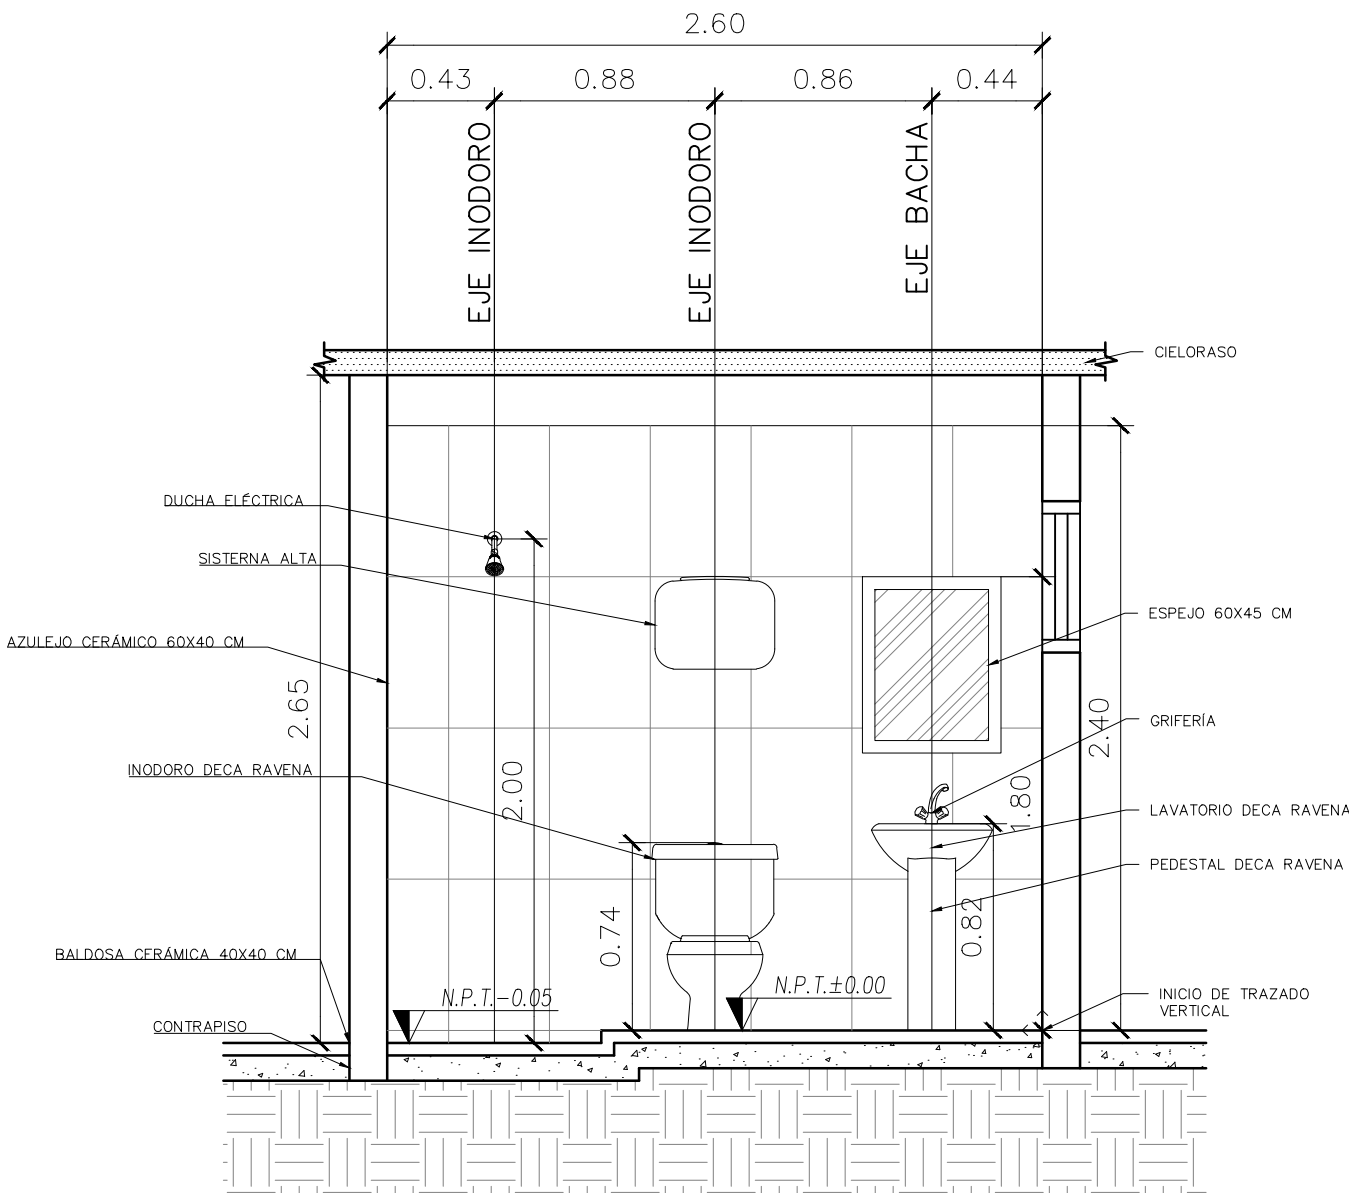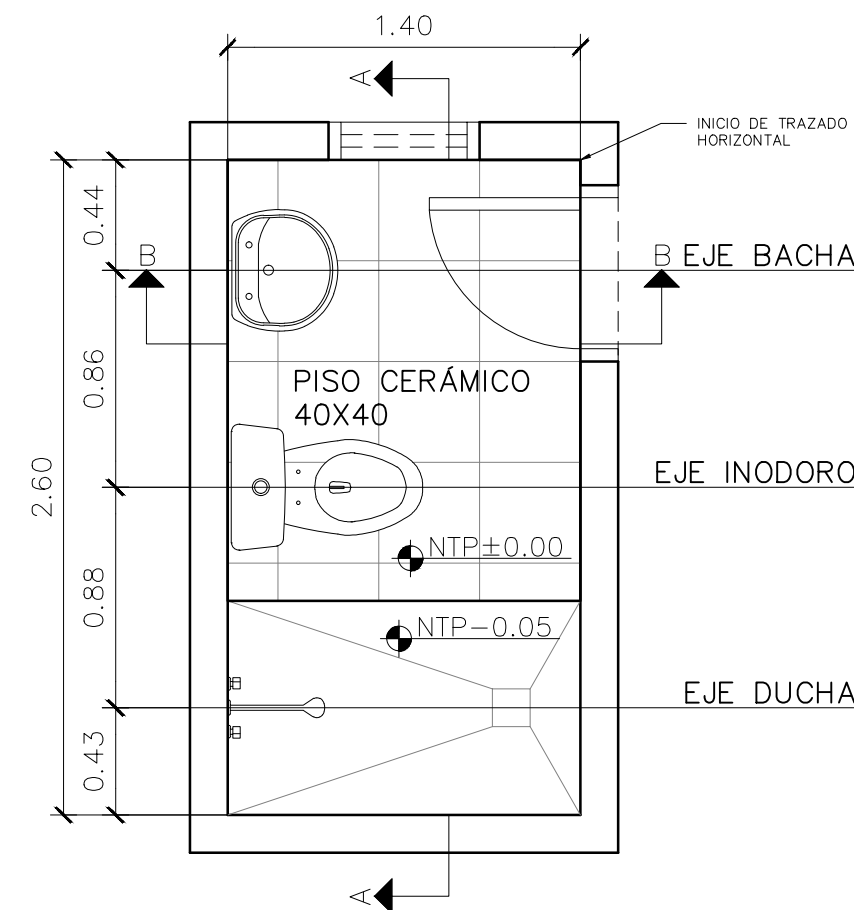

ANTEPROYECTO

AMPLIACIÓN Y ADECUACIÓN
EDIFICIO DEPENDENCIA
ANTIABIEGATO

UBICACIÓN

EMBOSCADA

ORIENTACIÓN

PROPIETARIOS

POLICIA NACIONAL

PROFESIONAL

ARQ EDGAR IRALA

PLANOS

DETALLES DE BAÑO

ESCALA:

1/30

LAMINA:

A-06